

220-kV-Ltg. Sittling - Altheim  
LH-08-B52A

# Lageplan/Wasserschutzgebiet

Mast Nr. 432 - Mast Nr. UW AMH  
Rückbau

**Legende:**  
Trassenband

**Grenzen**

- Land
- Regierungsbezirk
- Kreis
- Stadt/Gem.
- Gemarkung
- Flurstück
- Flurbereinigung

**Wasserschutzzonen**

- Wasserschutzzone I
- Wasserschutzzone II
- Wasserschutzzone III
- Wasserschutzzone IIIA
- Wasserschutzzone IIIB

**Fremdleitungen**


- Kabel
- Freileitung
- Rohrleitung
- Richtfunk
- Wasserschleuse

**Rechtserwerb:**

- Eintrag einer dinglichen Sicherung
- bauzeitliche Flächeninanspruchnahme durch Neubau
- bestehende "dingliche Sicherung"
- bauzeitliche Flächeninanspruchnahme durch Rückbau
- bestehende "dingliche Sicherung" /dauerhafte Flächeninanspruchnahme durch Neubau
- bauzeitliche Flächeninanspruchnahme durch Provisorium

**Quellvermerk:**  
© Bayerische Vermessungsverwaltung (Stand: 07.2023)

<b>Planfeststellungsunterlage</b>		Behördenvermerke:	
Aufgestellt Bayreuth,	11.10.2024		
gez. i.V. J. Gotzler		gez. i.V. A. Junginger	
Firma <b>SPiE</b>	Maßstab: 1:2000	Ausgabedatum: 23.09.2024	
Fremdnummer	Einheit: Meter	Name	
		Bearb.	05.04.2024 Lorber
		Gepr.	05.04.2024 Reuß
Dokumententart:			
Status: Freigegeben			
<b>Tennet</b>			
Zust.	Änderung	Datum	Name

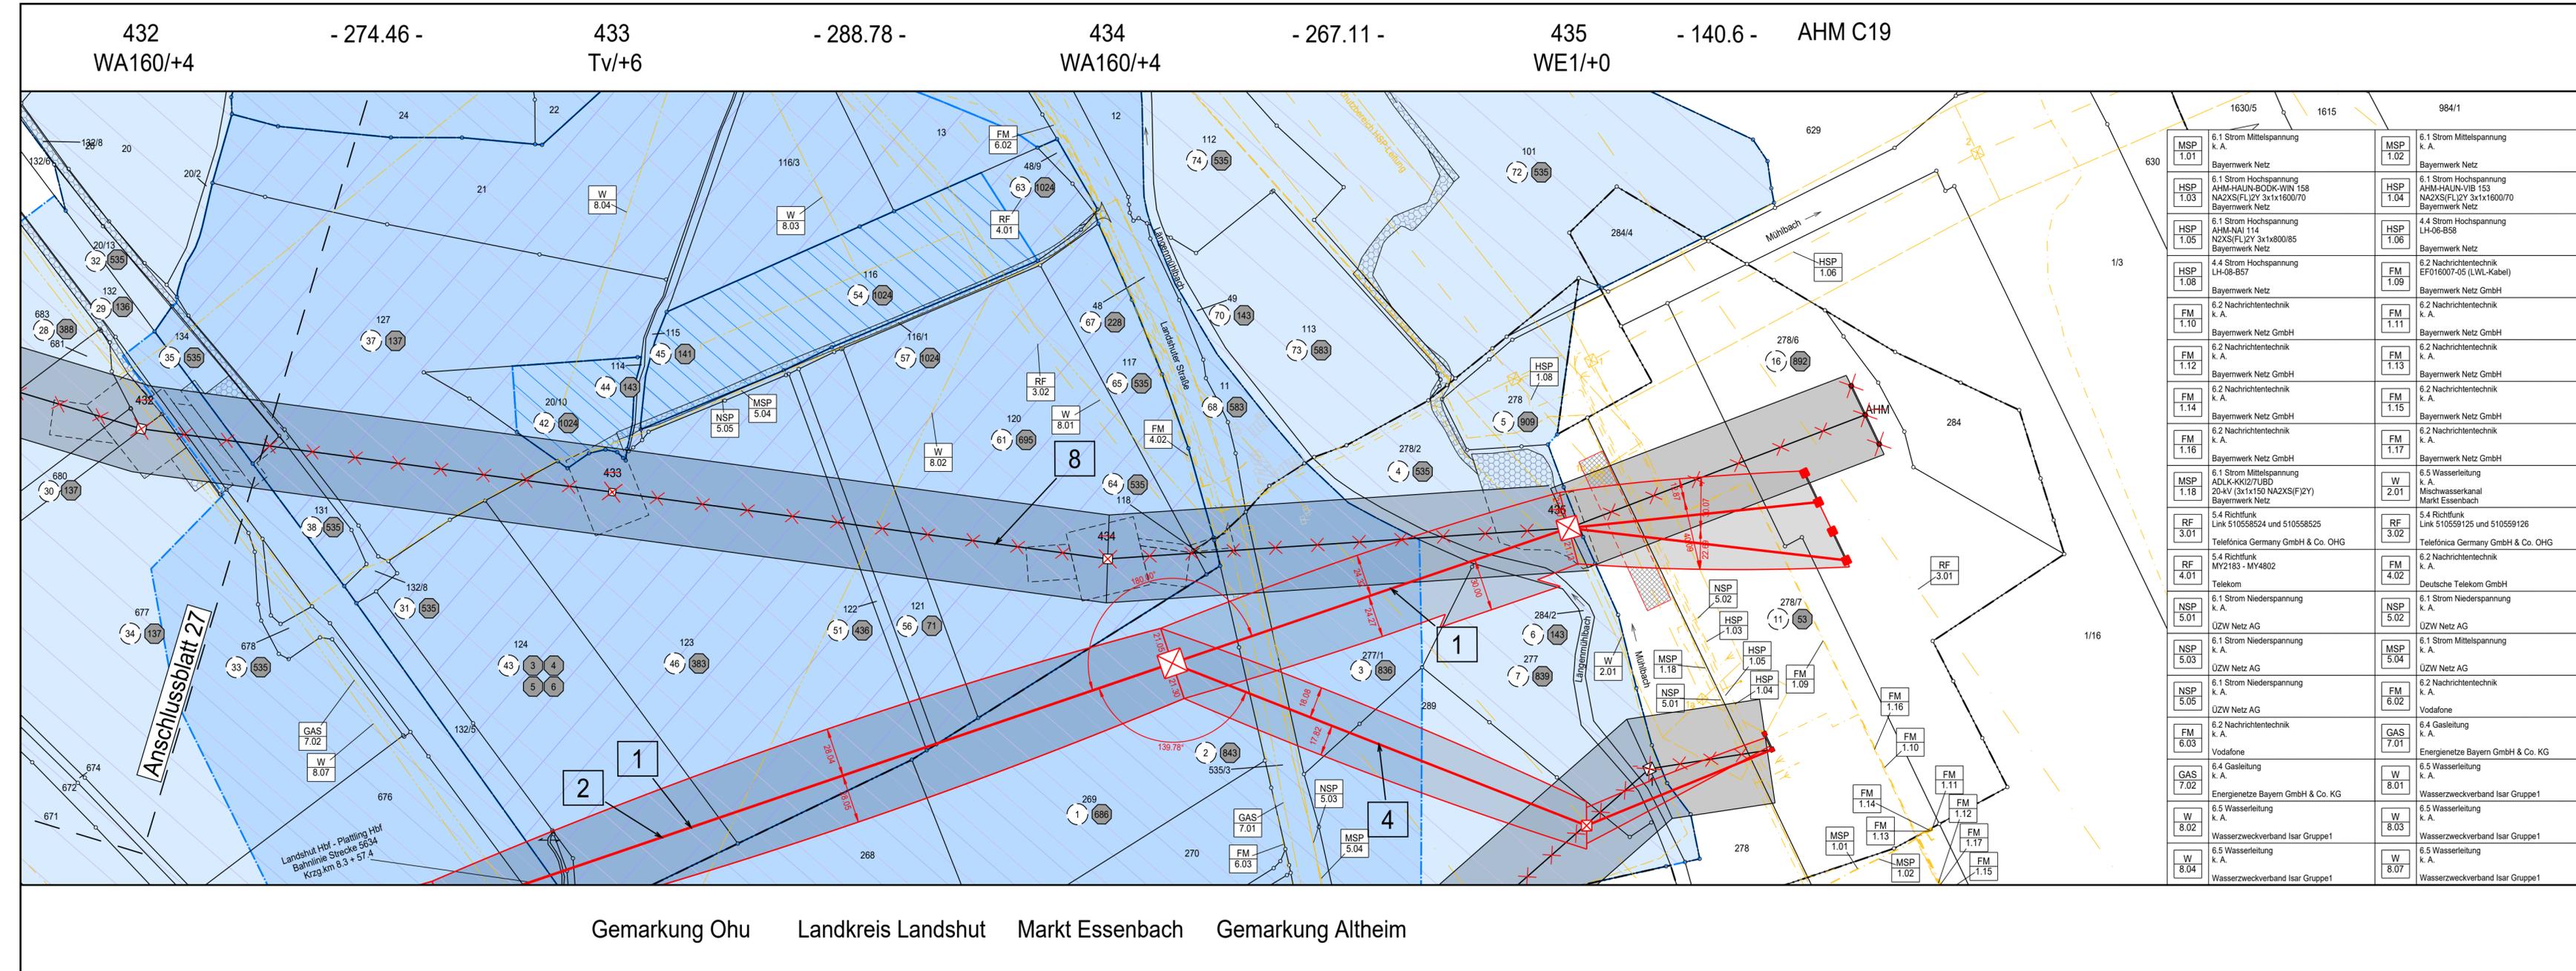

MSP 1.01	6.1 Strom Mittelspannung k. A. Bayerwerk Netz	MSP 1.02	6.1 Strom Mittelspannung k. A. Bayerwerk Netz
HSP 1.03	6.1 Strom Hochspannung AHM-HAUN-BODK-WIN 158 NA2XS(FL)2Y 3x1x1600/70 Bayerwerk Netz	HSP 1.04	6.1 Strom Hochspannung AHM-HAUN-VIB 153 NA2XS(FL)2Y 3x1x1600/70 Bayerwerk Netz
HSP 1.05	6.1 Strom Hochspannung AHM-NAI 114 NA2XS(FL)2Y 3x1x800/85 Bayerwerk Netz	HSP 1.06	4.4 Strom Hochspannung LH-06-B58 Bayerwerk Netz
HSP 1.08	4.4 Strom Hochspannung LH-08-B57 Bayerwerk Netz	FM 1.09	6.2 Nachrichtentechnik EF016007-05 (LWL-Kabel) Bayerwerk Netz GmbH
FM 1.10	6.2 Nachrichtentechnik k. A. Bayerwerk Netz GmbH	FM 1.11	6.2 Nachrichtentechnik k. A. Bayerwerk Netz GmbH
FM 1.12	6.2 Nachrichtentechnik k. A. Bayerwerk Netz GmbH	FM 1.13	6.2 Nachrichtentechnik k. A. Bayerwerk Netz GmbH
FM 1.14	6.2 Nachrichtentechnik k. A. Bayerwerk Netz GmbH	FM 1.15	6.2 Nachrichtentechnik k. A. Bayerwerk Netz GmbH
FM 1.16	6.2 Nachrichtentechnik k. A. Bayerwerk Netz GmbH	FM 1.17	6.2 Nachrichtentechnik k. A. Bayerwerk Netz GmbH
MSP 1.18	6.1 Strom Mittelspannung ADLK-KKI2/7UBD 20-kV (3x1x150 NA2XS(F)2Y) Bayerwerk Netz	W 2.01	6.5 Wasserleitung k. A. Mischwasserkanal Markt Essenbach
RF 3.01	5.4 Richtfunk Link 510558524 und 510558525 Telefonica Germany GmbH & Co. OHG	RF 3.02	5.4 Richtfunk Link 510559125 und 510559126 Telefonica Germany GmbH & Co. OHG
RF 4.01	5.4 Richtfunk MY2183 - MY4802 Telekom	FM 4.02	6.2 Nachrichtentechnik k. A. Deutsche Telekom GmbH
NSP 5.01	6.1 Strom Niederspannung k. A. UZW Netz AG	NSP 5.02	6.1 Strom Niederspannung k. A. UZW Netz AG
NSP 5.03	6.1 Strom Niederspannung k. A. UZW Netz AG	MSP 5.04	6.1 Strom Mittelspannung k. A. UZW Netz AG
NSP 5.05	6.1 Strom Niederspannung k. A. UZW Netz AG	FM 6.02	6.2 Nachrichtentechnik k. A. Vodafone
FM 6.03	6.2 Nachrichtentechnik k. A. Vodafone	GAS 7.01	6.4 Gasleitung k. A. Energienetze Bayern GmbH & Co. KG
GAS 7.02	6.4 Gasleitung k. A. Energienetze Bayern GmbH & Co. KG	W 8.01	6.5 Wasserleitung k. A. Wasserzweckverband Isar Gruppe1
W 8.02	6.5 Wasserleitung k. A. Wasserzweckverband Isar Gruppe1	W 8.03	6.5 Wasserleitung k. A. Wasserzweckverband Isar Gruppe1
W 8.04	6.5 Wasserleitung k. A. Wasserzweckverband Isar Gruppe1	W 8.07	6.5 Wasserleitung k. A. Wasserzweckverband Isar Gruppe1