


110-kV-Ltg. Sittling - Regensburg  
LH-08-O1

# Lageplan/Wasserschutzgebiet

Mast Nr. 133 - Mast Nr. 139  
Rückbau

**Legende:**  
**Trassenband**

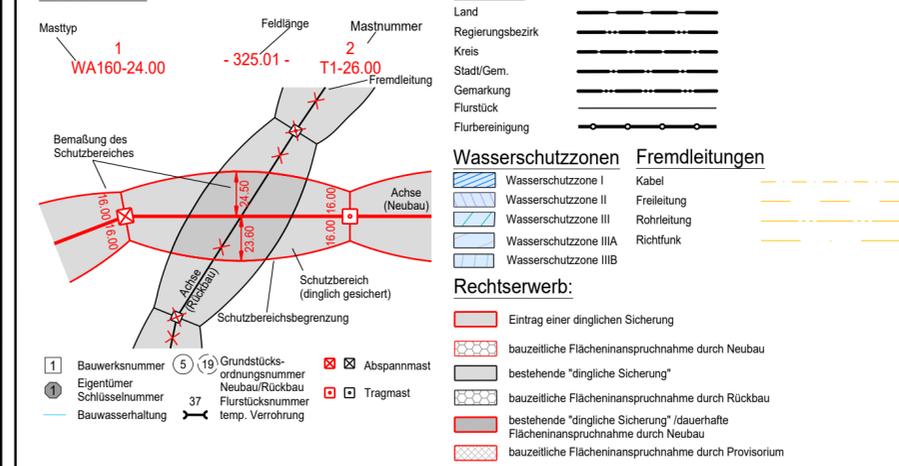

Quellvermerk:  
© Bayerische Vermessungsverwaltung (Stand: 07.2023)

**Planfeststellungsunterlage**

Aufgestellt  
Bayreuth, 11.10.2024


gez. i.V. J. Gotzler      gez. i.V. A. Junginger

Firma: **SPiE**  
Fremdnummer:      Maßstab: 1:2000  
Ausgabedatum: 23.09.2024  
Einheit: Meter

	Datum	Name
Bearb.	05.04.2024	Lorber
Gepr.	05.04.2024	Reuß

Status: Freigegeben

**Tennet**

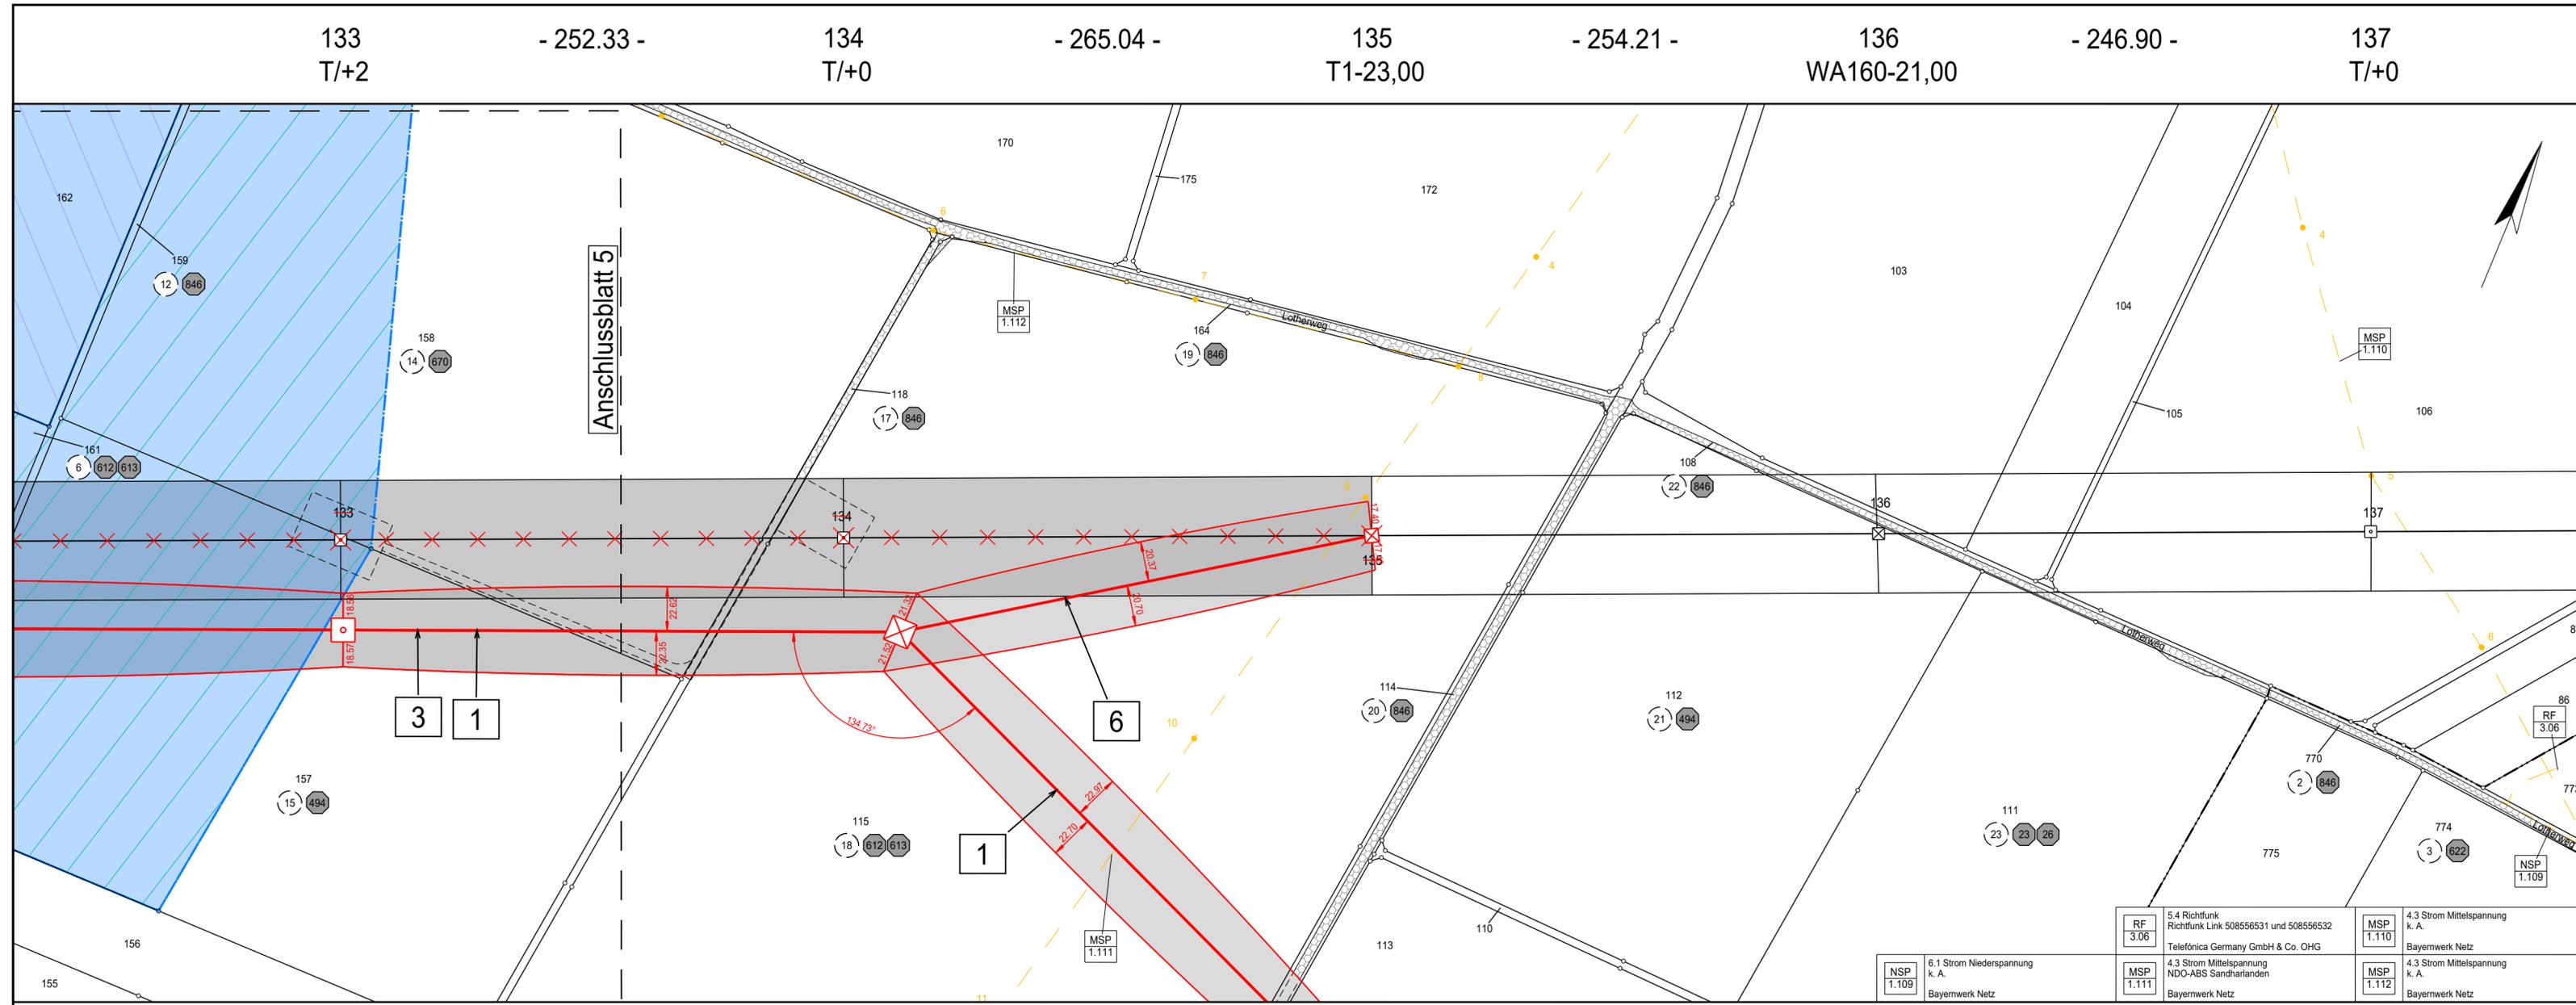

Landkreis Kelheim

Stadt Abensberg

Gemarkung Pullach

Gemarkung Arnhofen

RF 3.06	5.4 Richtfunk Richtfunk Link 508556531 und 508556532 Telefónica Germany GmbH & Co. OHG	MSP 1.110	4.3 Strom Mittelspannung k. A. Bayernwerk Netz
MSP 1.111	4.3 Strom Mittelspannung NDO-ABS Sandharlanden Bayernwerk Netz	MSP 1.112	4.3 Strom Mittelspannung k. A. Bayernwerk Netz
NSP 1.109	6.1 Strom Niederspannung k. A. Bayernwerk Netz		

Zust.	Änderung	Datum	Name